



DETALHE CAIXA DE CAPTAÇÃO SINFONADA COM JUNÇÃO PARA TUBOS DE Ø30 a Ø40cm


PLANTA BAIXA TOPO
ESCALA 1:20

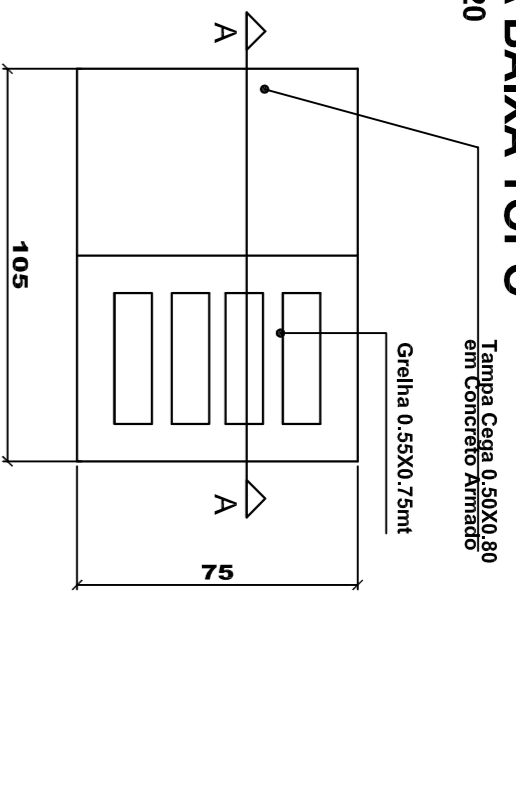


ISOMÉTRICO

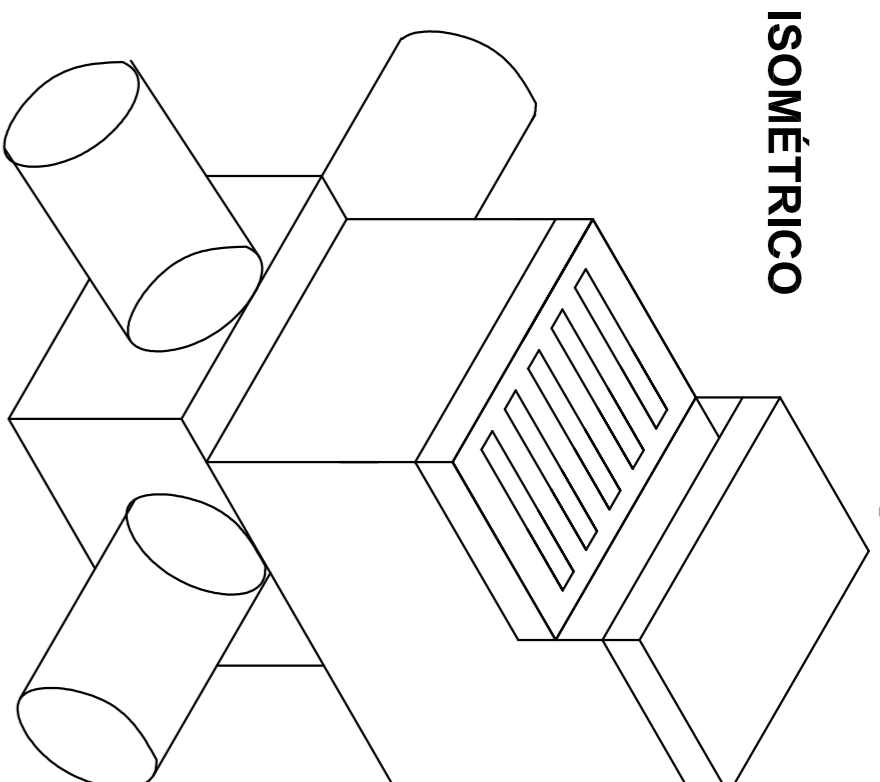


PLANTA BAIXA CAIXA DE CAPTAÇÃO
ESCALA 1:20

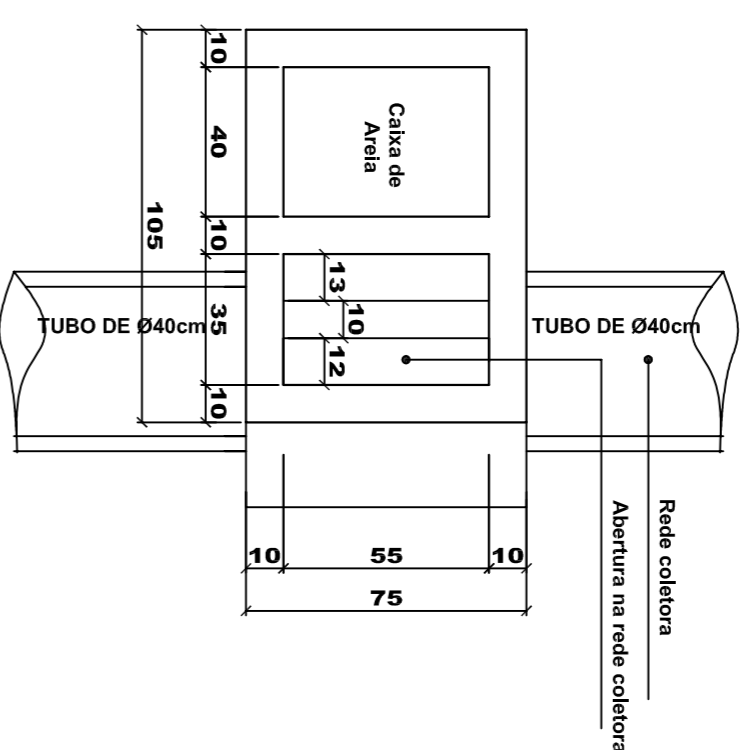


PLANTA BAIXA CAIXA DE JUNÇÃO
ESCALA 1:20

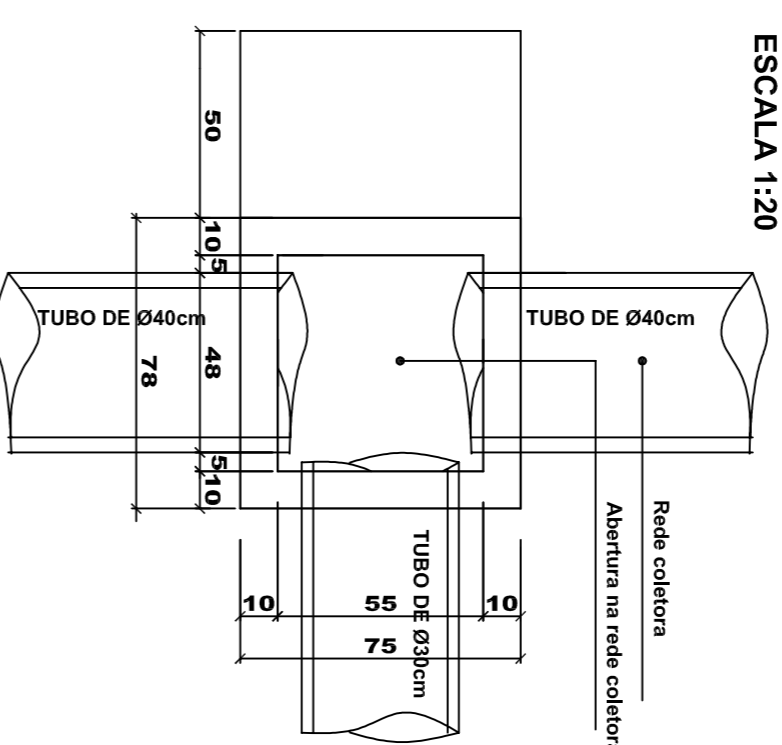

CORTE AA
ESCALA 1:20

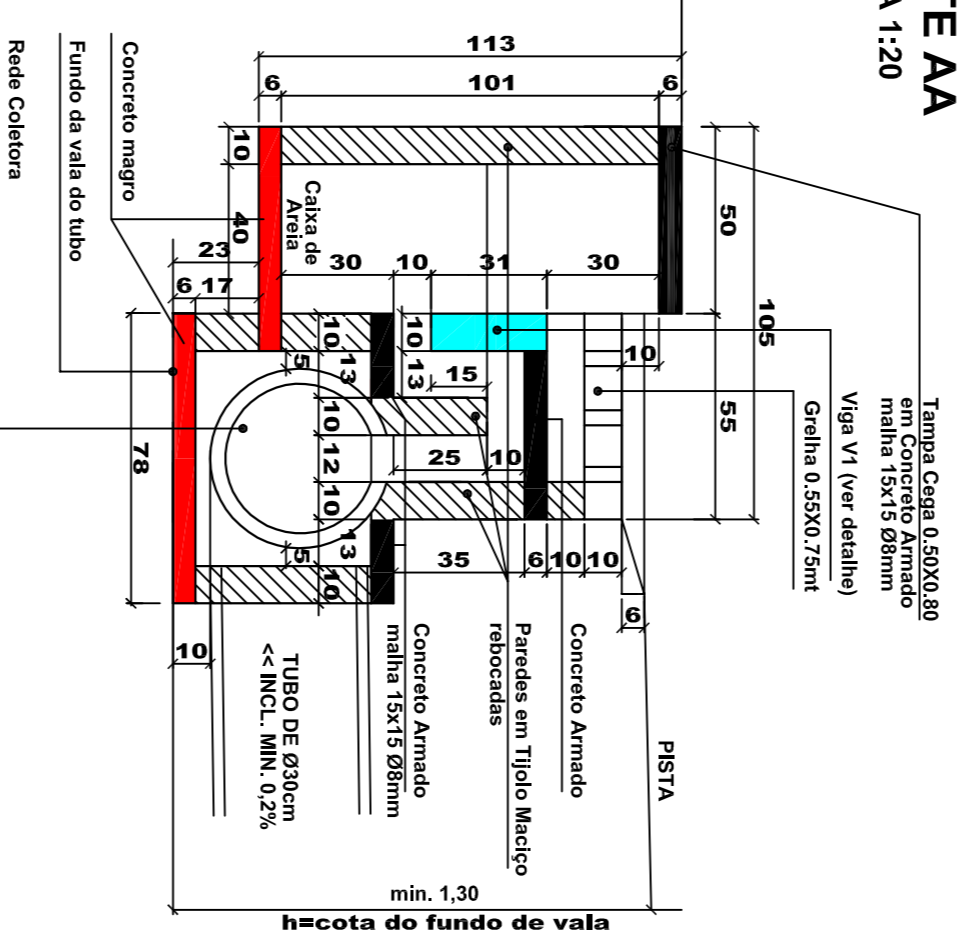


DETALHE V1

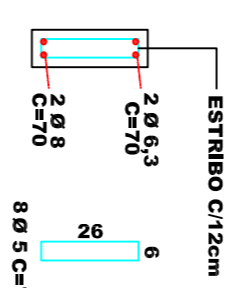


OBS.: As cotas verticais referente as alturas podem variar de acordo com a profundidade da cota do fundo de vala respeitando-se estes valores como valores mínimos a serem utilizados

DETALHE CAIXA DE CAPTAÇÃO SINFONADA PARA TUBOS DE Ø30 a Ø40cm


PLANTA BAIXA TOPO
ESCALA 1:20

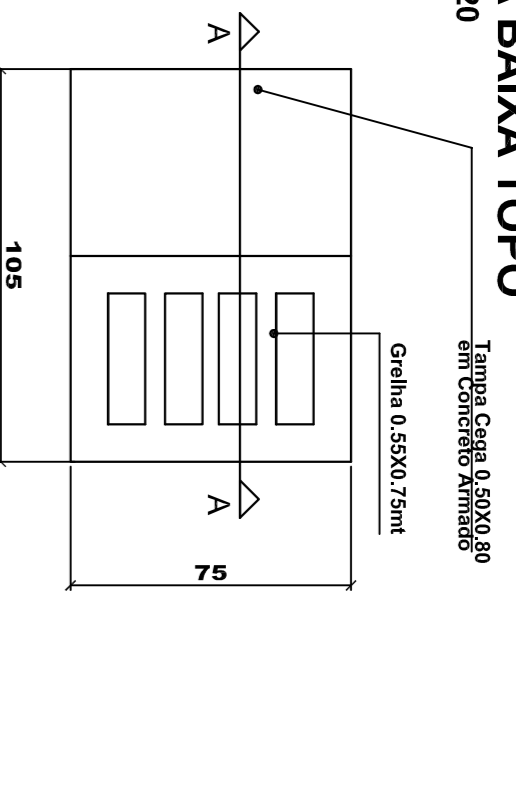


ISOMÉTRICO

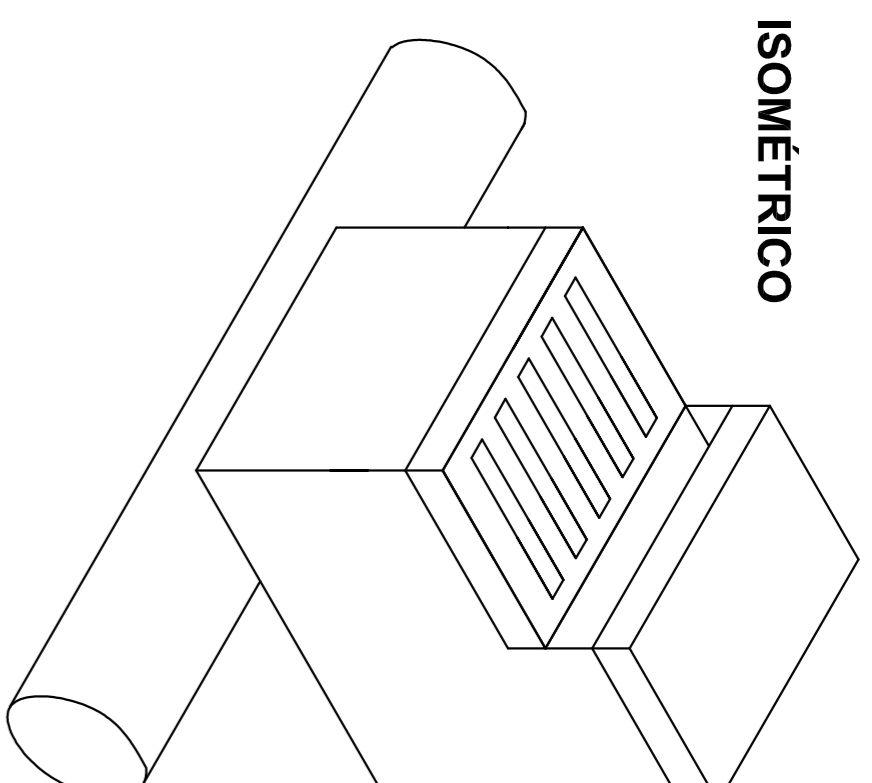


PLANTA BAIXA
ESCALA 1:20

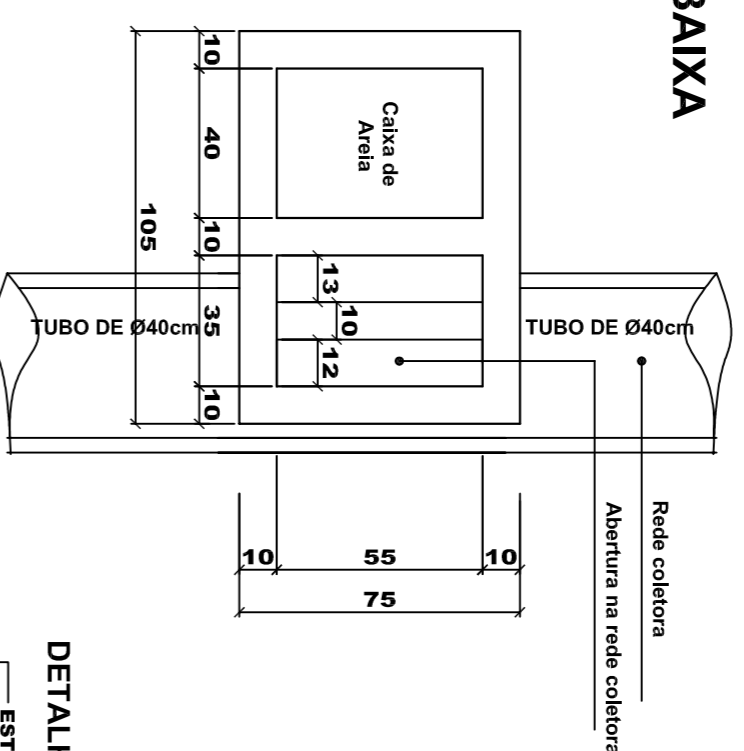


PLANTA BAIXA
ESCALA 1:20

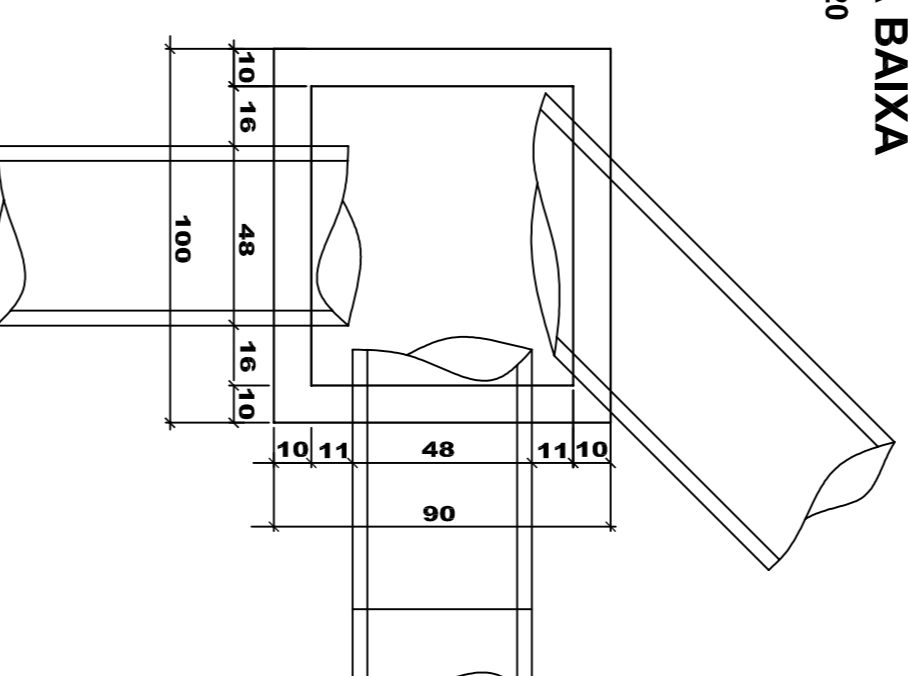

CORTE AA
ESCALA 1:20

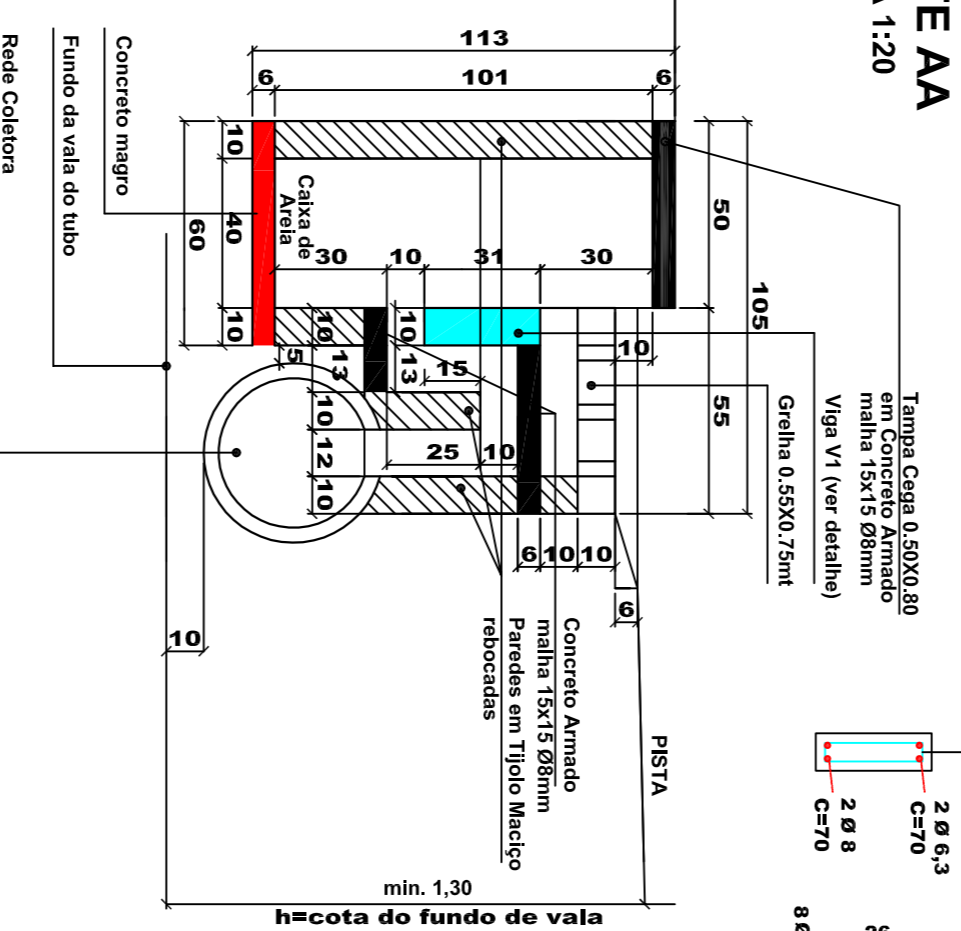


DETALHE V1

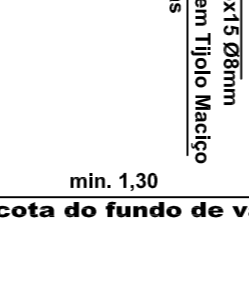


OBS.: As cotas verticais referente as alturas podem variar de acordo com a profundidade da cota do fundo de vala respeitando-se estes valores como valores mínimos a serem utilizados

DETALHE CAIXA DE INSPEÇÃO PARA TUBOS DE Ø30cm a Ø40cm


PLANTA BAIXA
ESCALA 1:20

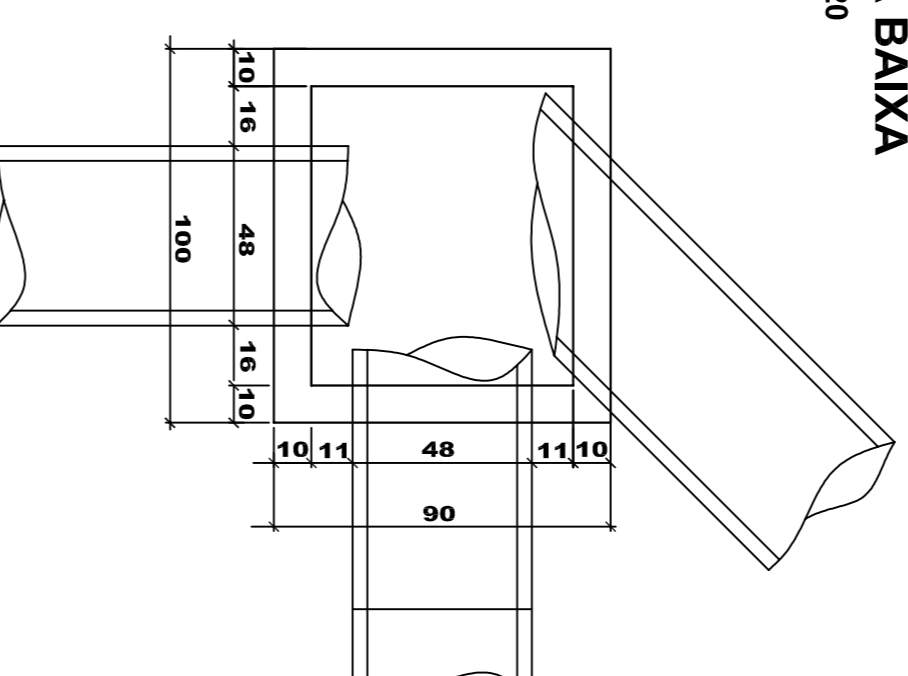

CORTE ESQUEMÁTICO
ESCALA 1:20

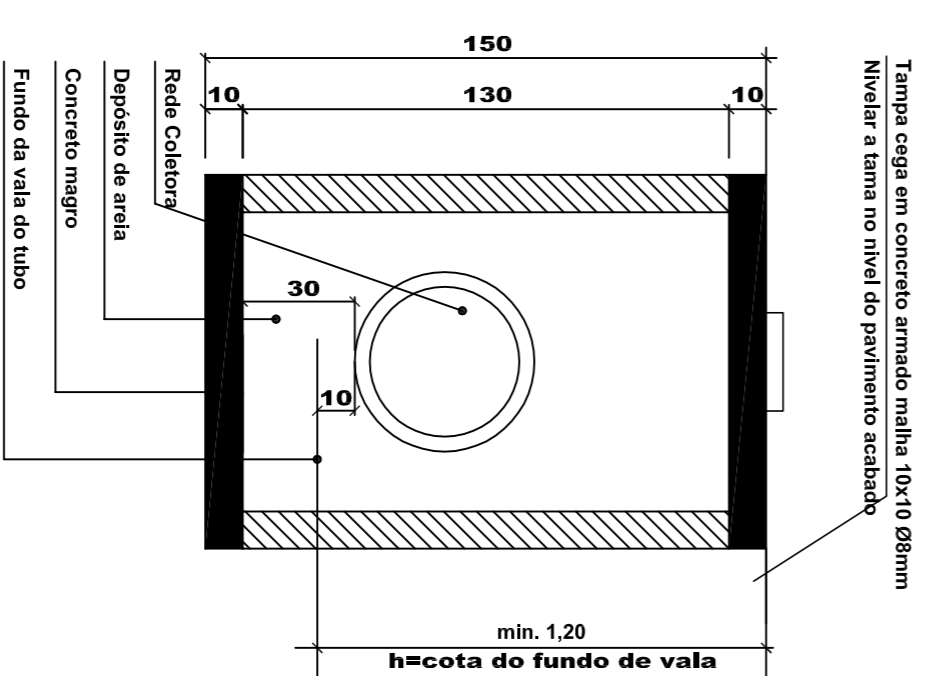

PROJETO DE INFRAESTRUTURA URBANA

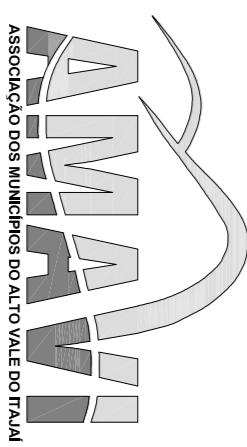

RUA: XV DE NOVENBRO, N° 737
CEP: 89180-015 - CENTRO
RIO DO SUL - SC
FONE/FAX: (47) 3531-4242
E-mail: amavi@amavi.org.br
http://www.amavi.org.br

OBJETO: PAVIMENTAÇÃO ASFÁLTICA, DRENAGEM PLUVIAL, SINALIZAÇÃO VIÁRIA E PAVIMENTAÇÃO DOS PASSOS EM PAVEN DA AVENIDA BERNARDINO DE ANDRADE

PROJETO: PAVIMENTAÇÃO ASFÁLTICA, DRENAGEM PLUVIAL, SINALIZAÇÃO VIÁRIA E PAVIMENTAÇÃO DOS PASSOS EM PAVEN DA AVENIDA BERNARDINO DE ANDRADE

PROJETO DE INFRAESTRUTURA URBANA

06/107

SOLICITAR O ARQUIVO DIGITAL PARA LOCAÇÃO DA OBRA COM ESTAÇÃO TOTAL.

CAMBIOS E APROVAÇÕES:

PROJETO - RESPONSÁVEL TÉCNICO:	EXECUÇÃO - RESPONSÁVEL TÉCNICO:	ASSINATURA - PROPRIETÁRIO (REPRESENTANTE):
ARIEL ANDRÉ MASSON Engenheiro Civil - CREAS/SC 124637-3		
REVISÃO	DATA	ALTERAÇÕES

<p>PROJETO DE INFRAESTRUTURA URBANA</p>	
<p>OBJETO: PAVIMENTAÇÃO ASFÁLTICA, DRENAGEM PLUVIAL, SINALIZAÇÃO VIÁRIA E PAVIMENTAÇÃO DOS PASSOS EM PAVEN DA AVENIDA BERNARDINO DE ANDRADE</p>	<p>RUA: XV DE NOVENBRO, N° 737 CEP: 89180-015 - CENTRO RIO DO SUL - SC FONE/FAX: (47) 3531-4242 E-mail: amavi@amavi.org.br http://www.amavi.org.br</p>
<p>PROJETO: PAVIMENTAÇÃO ASFÁLTICA, DRENAGEM PLUVIAL, SINALIZAÇÃO VIÁRIA E PAVIMENTAÇÃO DOS PASSOS EM PAVEN DA AVENIDA BERNARDINO DE ANDRADE</p>	<p>ASSINATURA - PROPRIETÁRIO (REPRESENTANTE):</p>
<p>PROJETO DE INFRAESTRUTURA URBANA</p>	<p>ALTERAÇÕES</p>
<p>06/107</p>	<p>ASSINATURA - PROPRIETÁRIO (REPRESENTANTE):</p>